


RZUT PRZYZIEMIA

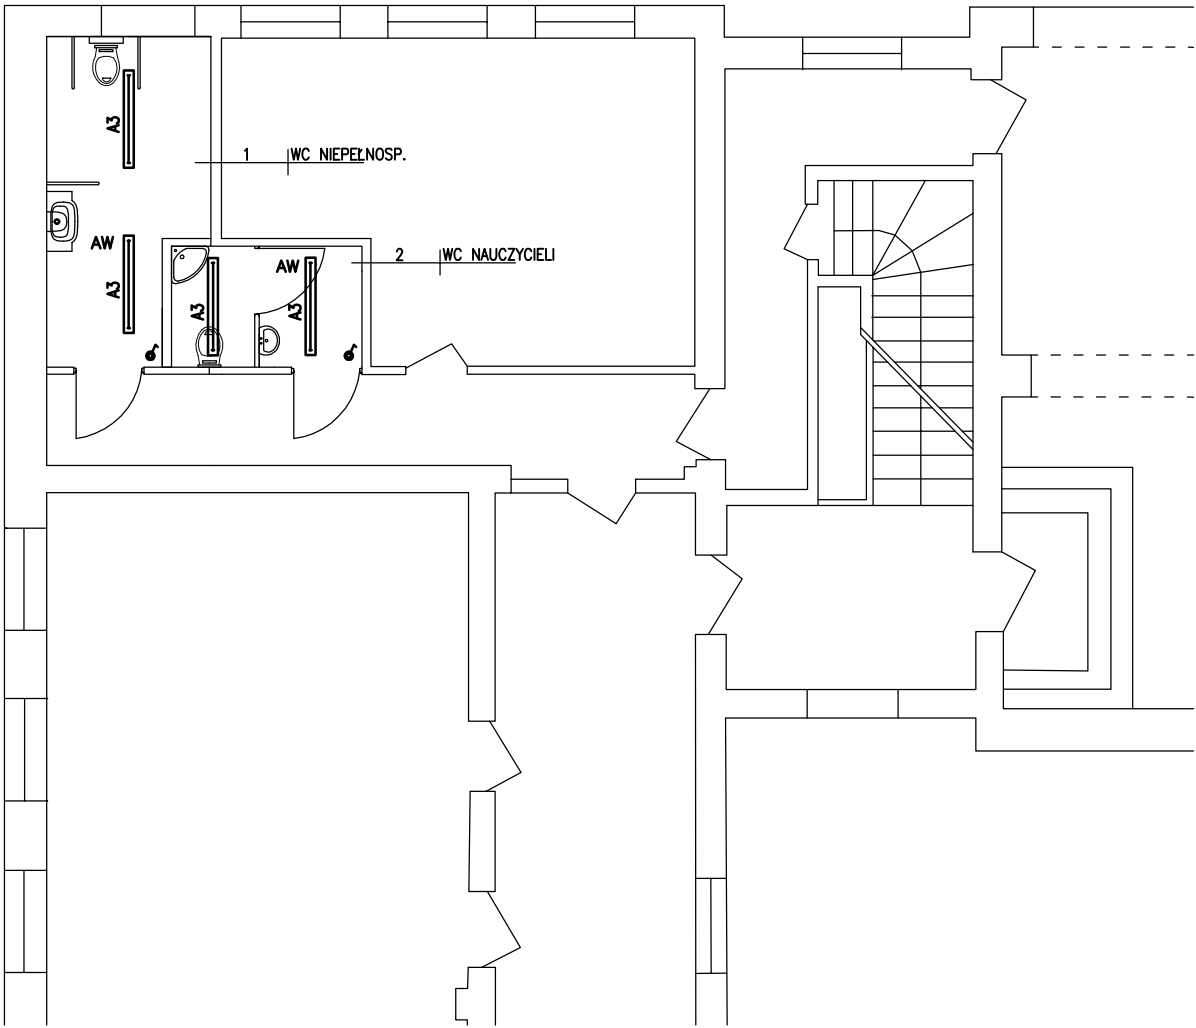

Legenda:

- A3** Oprawa typu CO1 136 EVG, 1x36W,
nastropowa/zwieszakowa, IP65 [prod. ES System]
- AW** Moduł awaryjny 2-3h
- ☛ Łącznik p/t jednobiegunowy hermetyczny systemu OPTIMA f-my POLO
- Całość instalacji wykonać przewodem YDYpzo 2,3,4x1,5mm2 p/t
 - Łączniki instalować na wysokości 1,4m w pom. dla niepełnosprawnych na wys. 1,0m

KARCAD 		Nr rys. E2
Chmielowice ul. Spacerowa 23 26-026 Morawica		
Temat i adres obiektu:	Wyrównanie powierzchni likwidując różnice poziomów na ciągach komunikacyjnych (...) w budynku zespołu szkół RCKU, Chyliczkowska 20, Piaseczno	Skala: 1:100
Inwestor:	Starostwo Powiatowe w Piasecznie ul. Chyliczkowska 14, 05-500 Piaseczno	Data: 05 maj 2010r.
Branża:	ELEKTRYCZNA	
Nazwa rysunku:	Instalacje elektryczne - przyziemie - część A	
	Nr uprawnień	Podpis
Projektował:	inż. Jarosław Sokołowski	KL-279/91
Sprawdził:	mgr inż. Zbigniew Tatarczuch	KL-255/91