


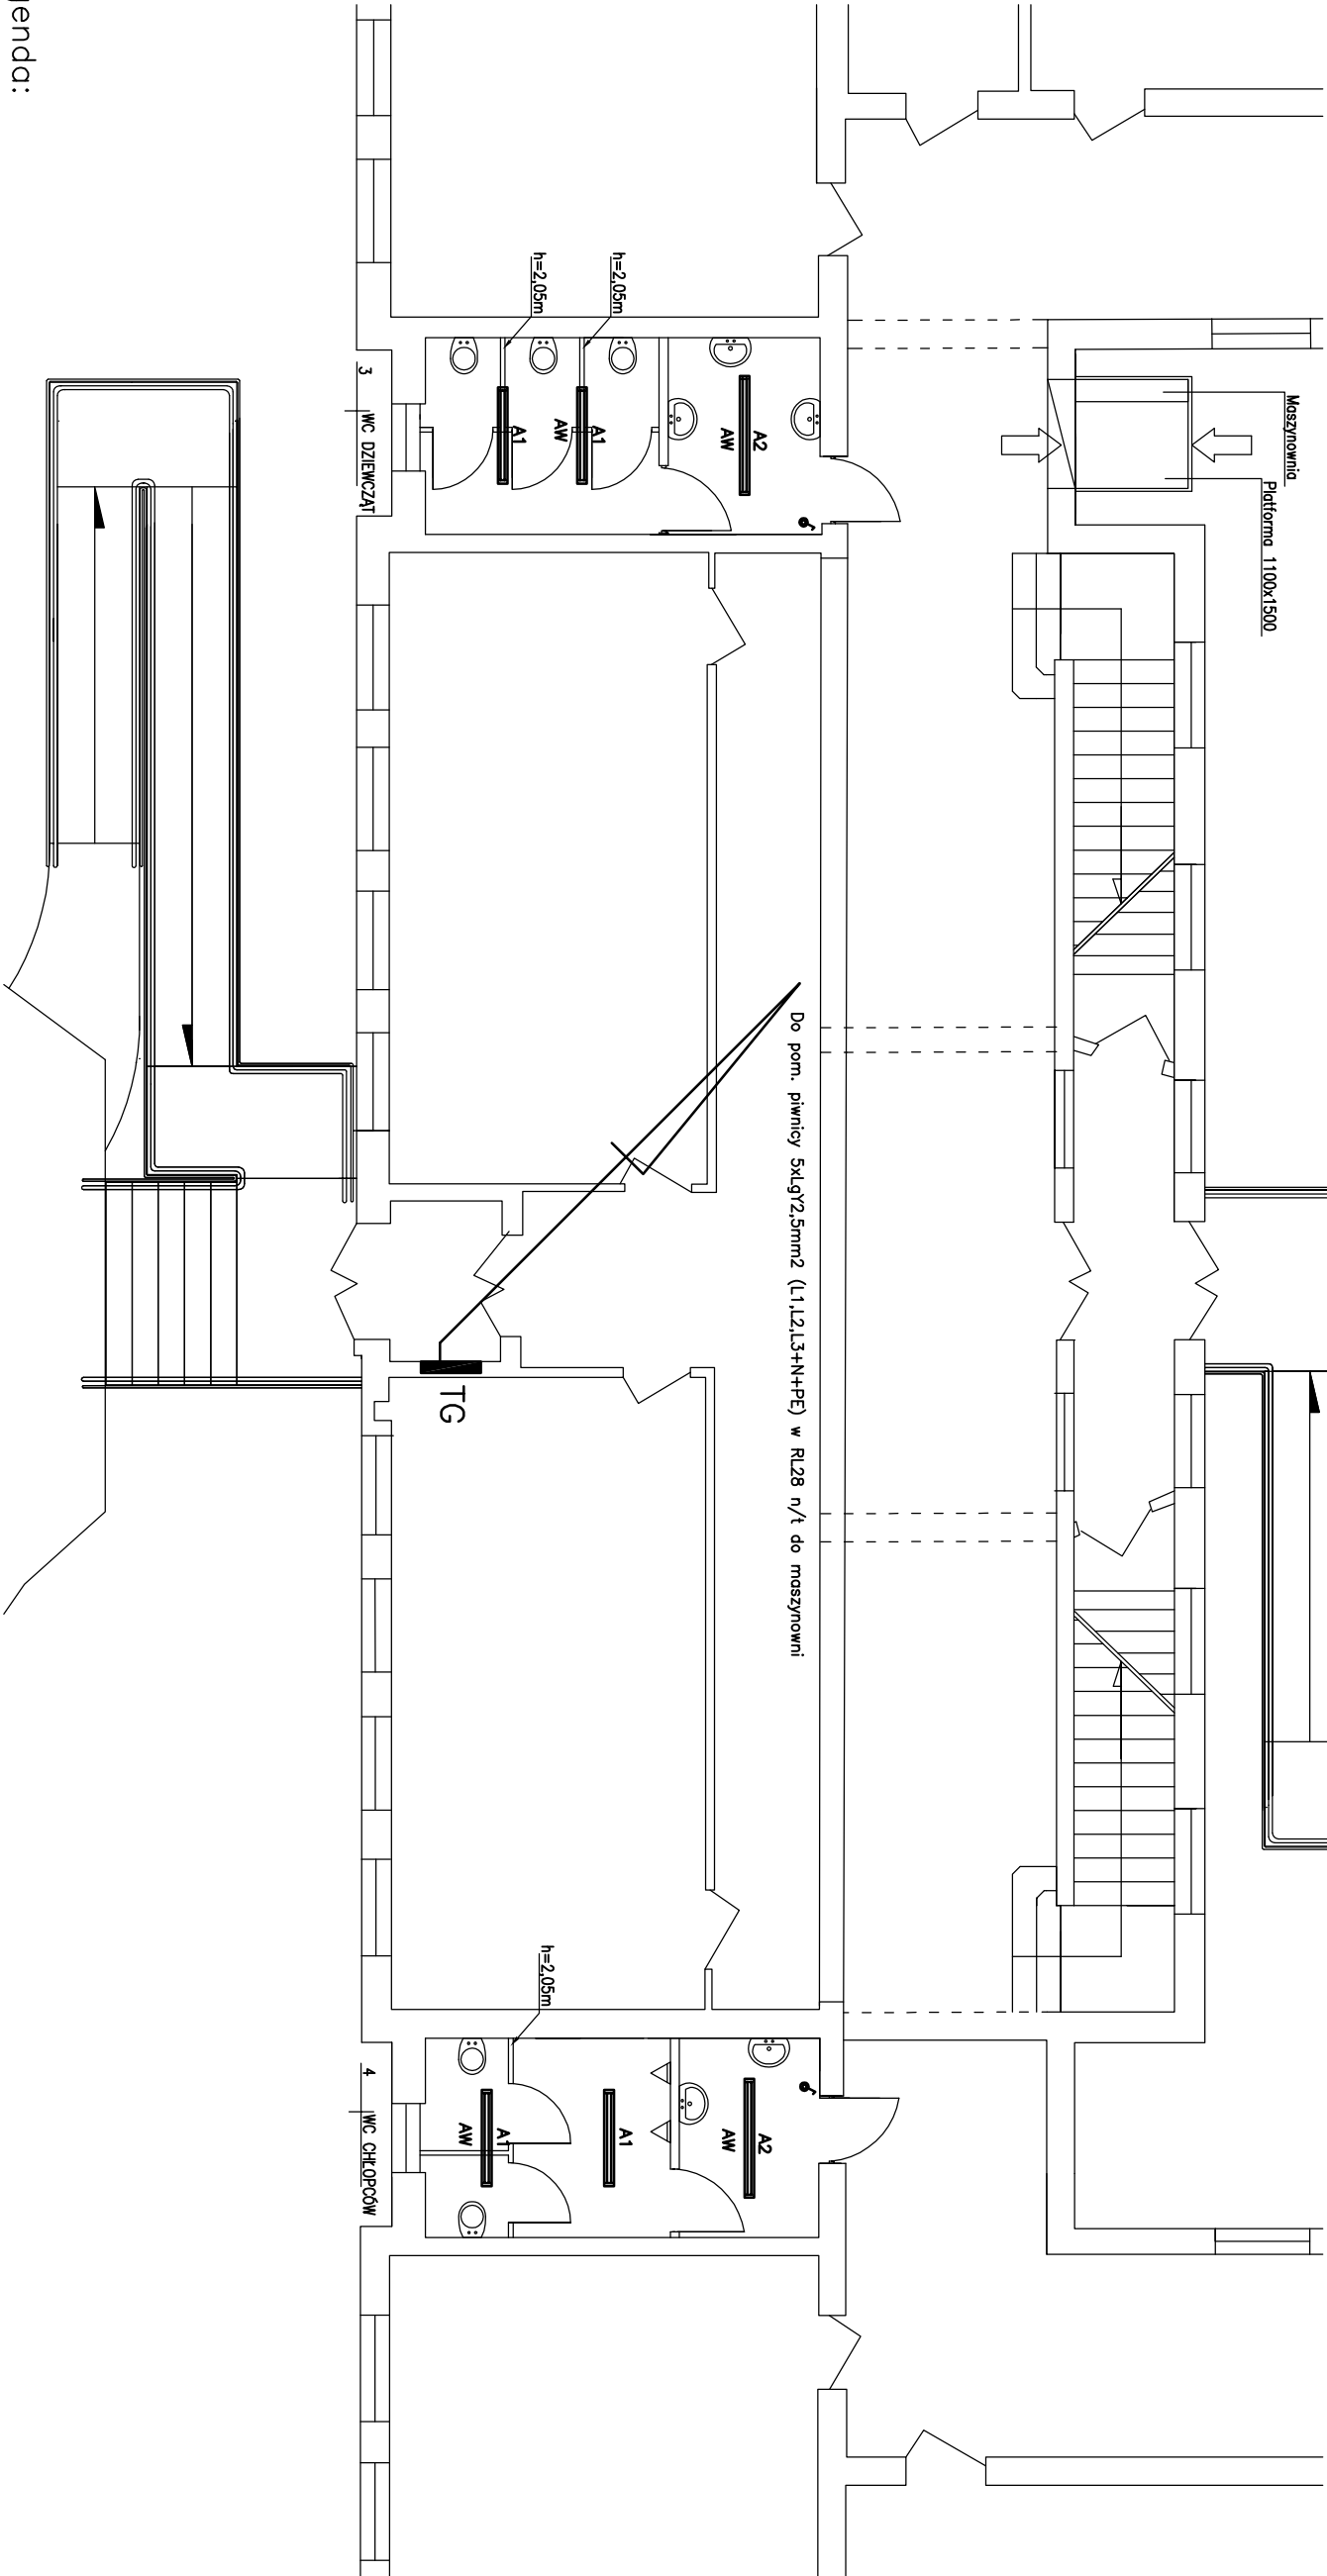

Legenda:

TG – Główna tablica elektryczna szkoły

– Instalacja siłowa 400V 5xLgY2,5mm2 (L1,L2,L3+N+PE) w RL28 n/t


- A1 – Oprawa typu C01 236 EVG, 2x36W, naostopowd/zwieszakowa, IP65 [prod. ES System]
- A2 – Oprawa typu C01 258 EVG, 2x58W, naostopowd/zwieszakowa, IP65 [prod. ES System]
- AW – Moduł awaryjny 2–3h

⚡ – łącznik p/t jednobiegunowy hermetyczny systemu OPTIMA f–my POLO

– Całość instalacji wykonac przewodem YDYpzo 2,3,4x1,5mm2 p/t

– Łączniki instalowac na wysokości 1,4m

Istniejąca tablica TG

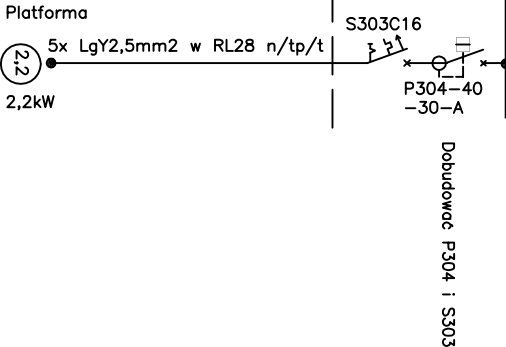

KARCAD		KARCAD		Nr rys.
Chmielowice ul. Spoczerowa 23		Chmielowice ul. Spoczerowa 23		E3
26-026 Morawica		26-026 Morawica		
Temat i adres obiektu:		Wyównanie powierzchni likwidując różnice poziomów na ciągach komunikacyjnych (...) w budynku zespołu szkół RCKU, Chyliczkowska 20, Piaseczno		Skala: 1:100
Inwestor:		Starostwo Powiatowe w Piasecznie		Data: 05
Branża:		ELEKTRYCZNA		moj
Nazwa rysunku:		Instalacje elektryczne – przyziemie – część B		2010r.
Projektował:		inż. Jarosław Sokolowski		Nr uprawnień
Sprawdził:		mgr inż. Zbigniew Tatarczuch		KL-279/91
				Podpis
				KL-255/91