


RZUT PIĘTRA

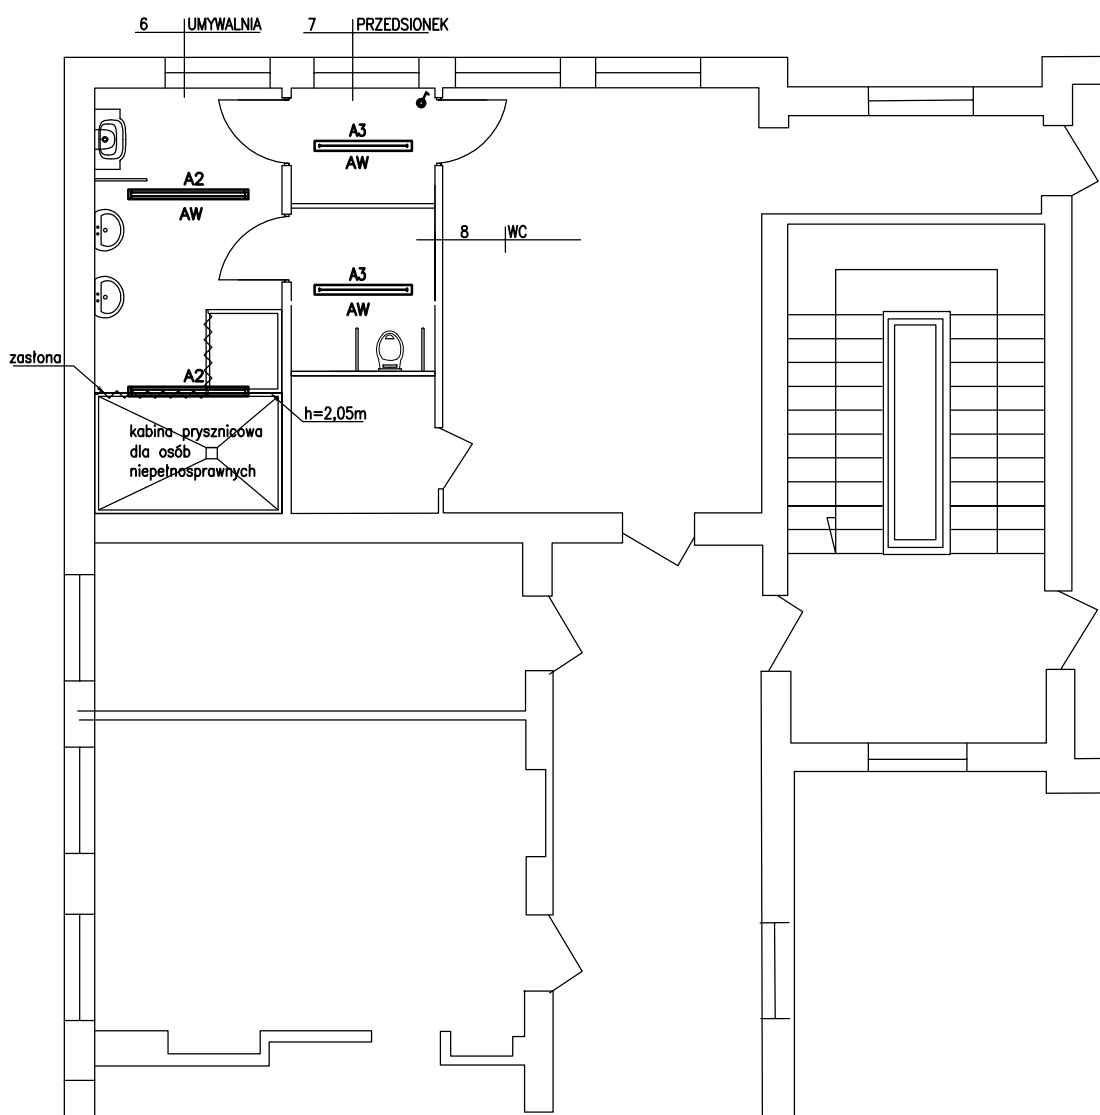

Legenda:

A2 Oprawa typu C01 258 EVG, 2x58W, nastropowa/zwieszakowa, IP65 [prod. ES System]

A3 Oprawa typu C01 136 EVG, 1x36W, nastropowa/zwieszakowa, IP65 [prod. ES System]

AW Moduł awaryjny 2-3h

☛ – łącznik p/t jednobiegunowy hermetyczny systemu OPTIMA f-my POLO

– Całość instalacji wykonać przewodem YDYpzo 2,3,4x1,5mm² p/t
– Łączniki instalować na wysokości 1,4m w pom. dla niepełnosprawnych na wys. 1,0m

KARCAD +		Nr rys.
Chmielowice ul. Spacerowa 23 26-026 Morawica		E4
Temat i adres obiektu:	Wyrównanie powierzchni likwidując różnice poziomów na ciągach komunikacyjnych (...) w budynku zespołu szkół RCKU, Chyliczkowska 20, Piaseczno	Skala: 1:100
Inwestor:	Starostwo Powiatowe w Piasecznie ul. Chyliczkowska 14, 05-500 Piaseczno	Data: 05 maj 2010r.
Branża:	ELEKTRYCZNA	Podpis
Nazwa rysunku:	Instalacje elektryczne – piętro – część A	
	Nr uprawnień	
Projektował:	inż. Jarosław Sokołowski	KL-279/91
Sprawdził:	mgr inż. Zbigniew Tatarczuch	KL-255/91