


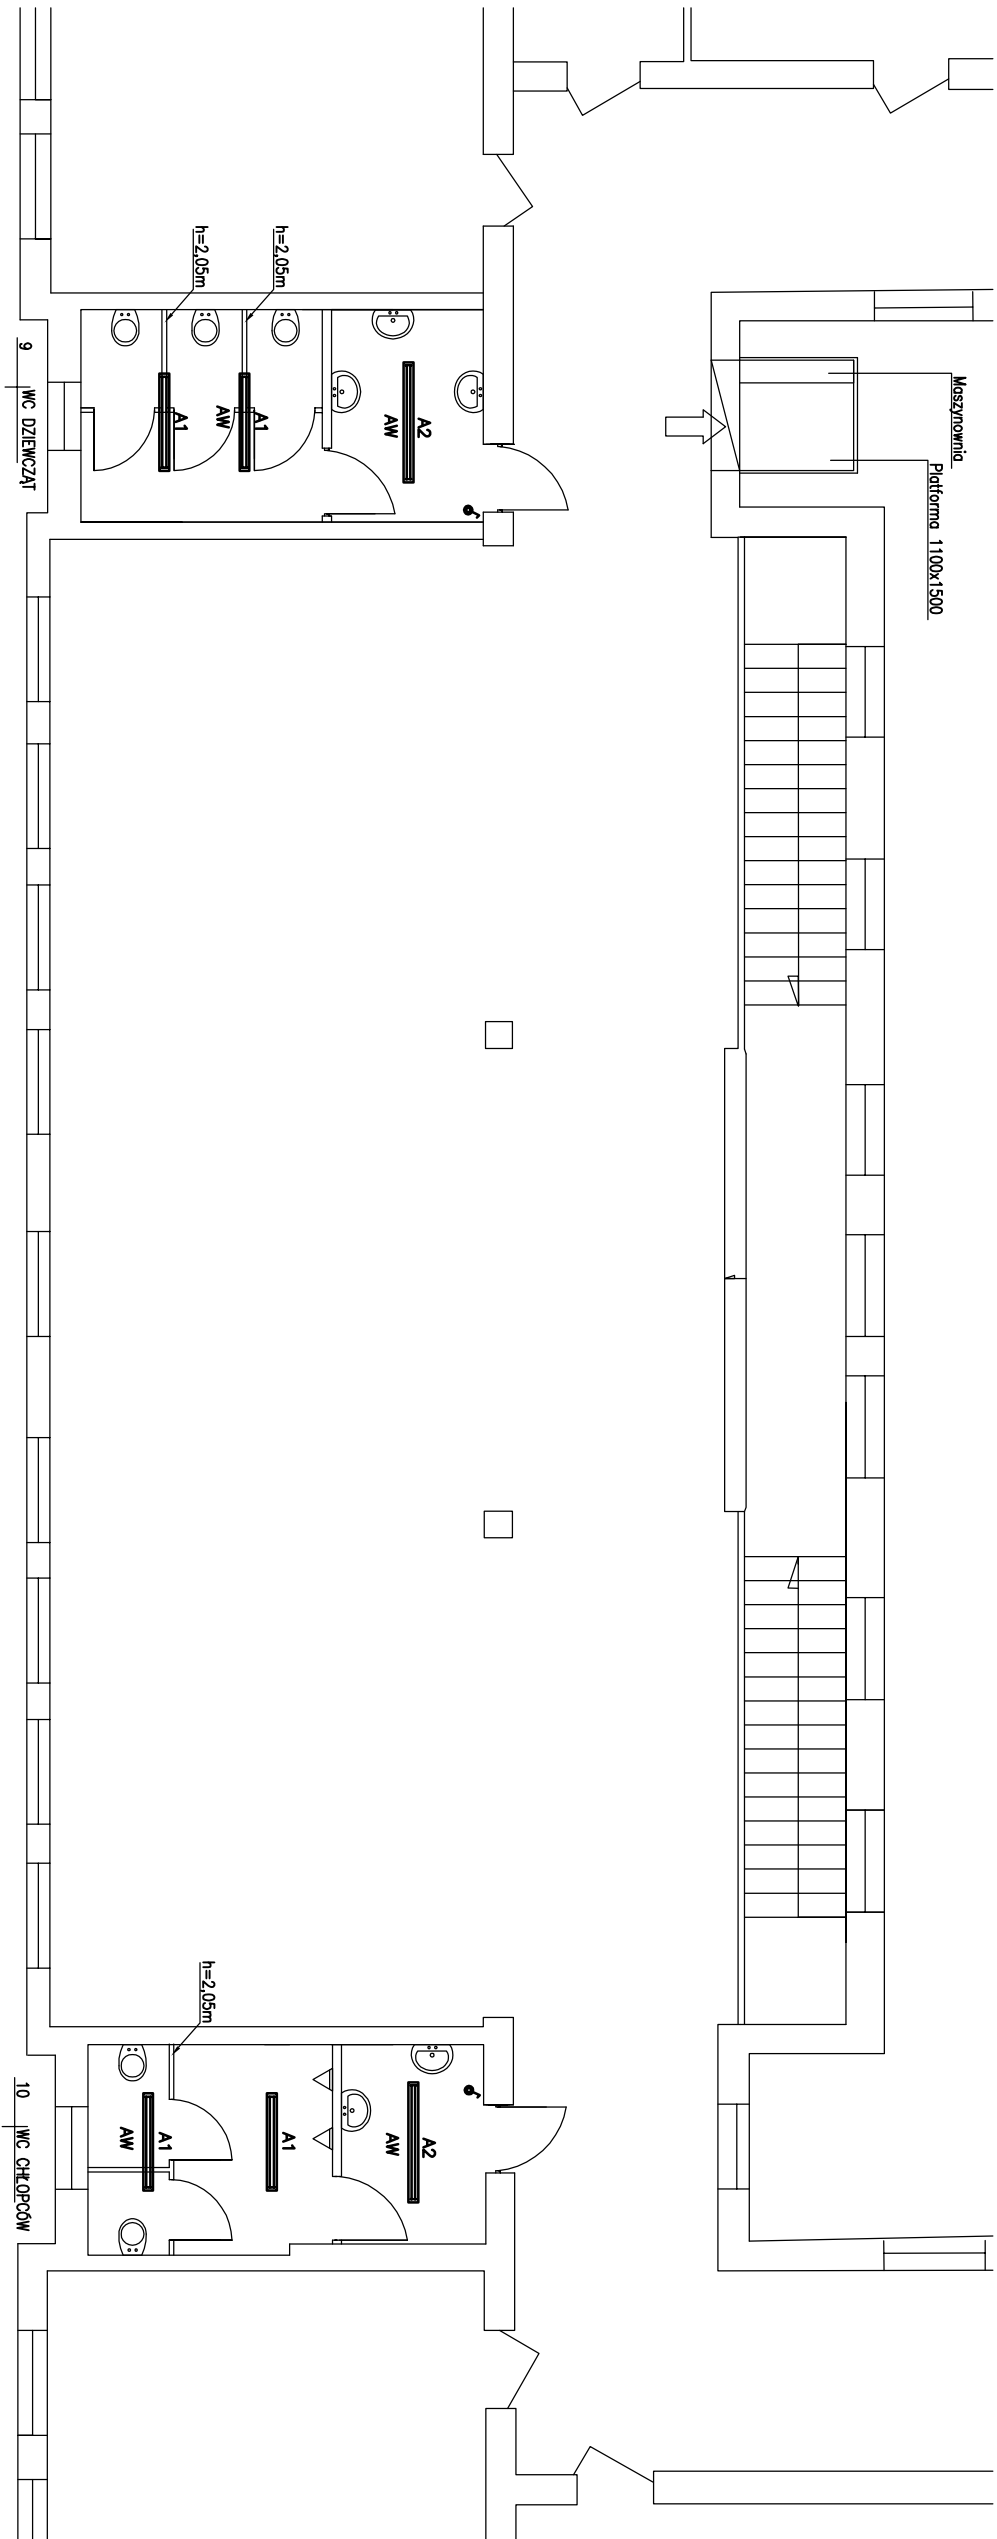

Legenda:

- A1** Oprawa typu C01 236 EVG, 2x36W, nastradowa/zwieszakowa, IP65 [prod. ES System]
- A2** Oprawa typu C01 258 EVG, 2x58W, nastradowa/zwieszakowa, IP65 [prod. ES System]
- AW** Moduł awaryjny 2-3h

- ☛ – łącznik p/t jednobiegunowy hermetyczny systemu OPTIMA f-my POLO
- Całość instalacji wykonac przewodem YDYpzo 2,3,4x1,5mm2 p/t
- Łączniki instalować na wysokości 1,4m

K A R C A D		Nr rys.
Chmielowice ul. Spoczerowa 23 26-026 Morawica		E5
Temat i adres obiektu:	Wyřównanie powierzchni likwidujc różnice poziomów na ciągach komunikacyjnych (...) w budynku zespołu szkół RCKU, Chyliczkowska 20, Piaseczno	Skala: 1:100
Inwestor:	Starostwo Powiatowe w Piasecznie	Data: 05 mój 2010r.
Branża:	ELEKTRYCZNA	
Nazwa rysunku:	Instalacje elektryczne – piętro – część B	Nr uprawnień
Projektował:	inż. Jarosław Sokolowski	KL-279/91
Sprowadził:	mgr inż. Zbigniew Tatarczuch	KL-255/91
		Podpis