


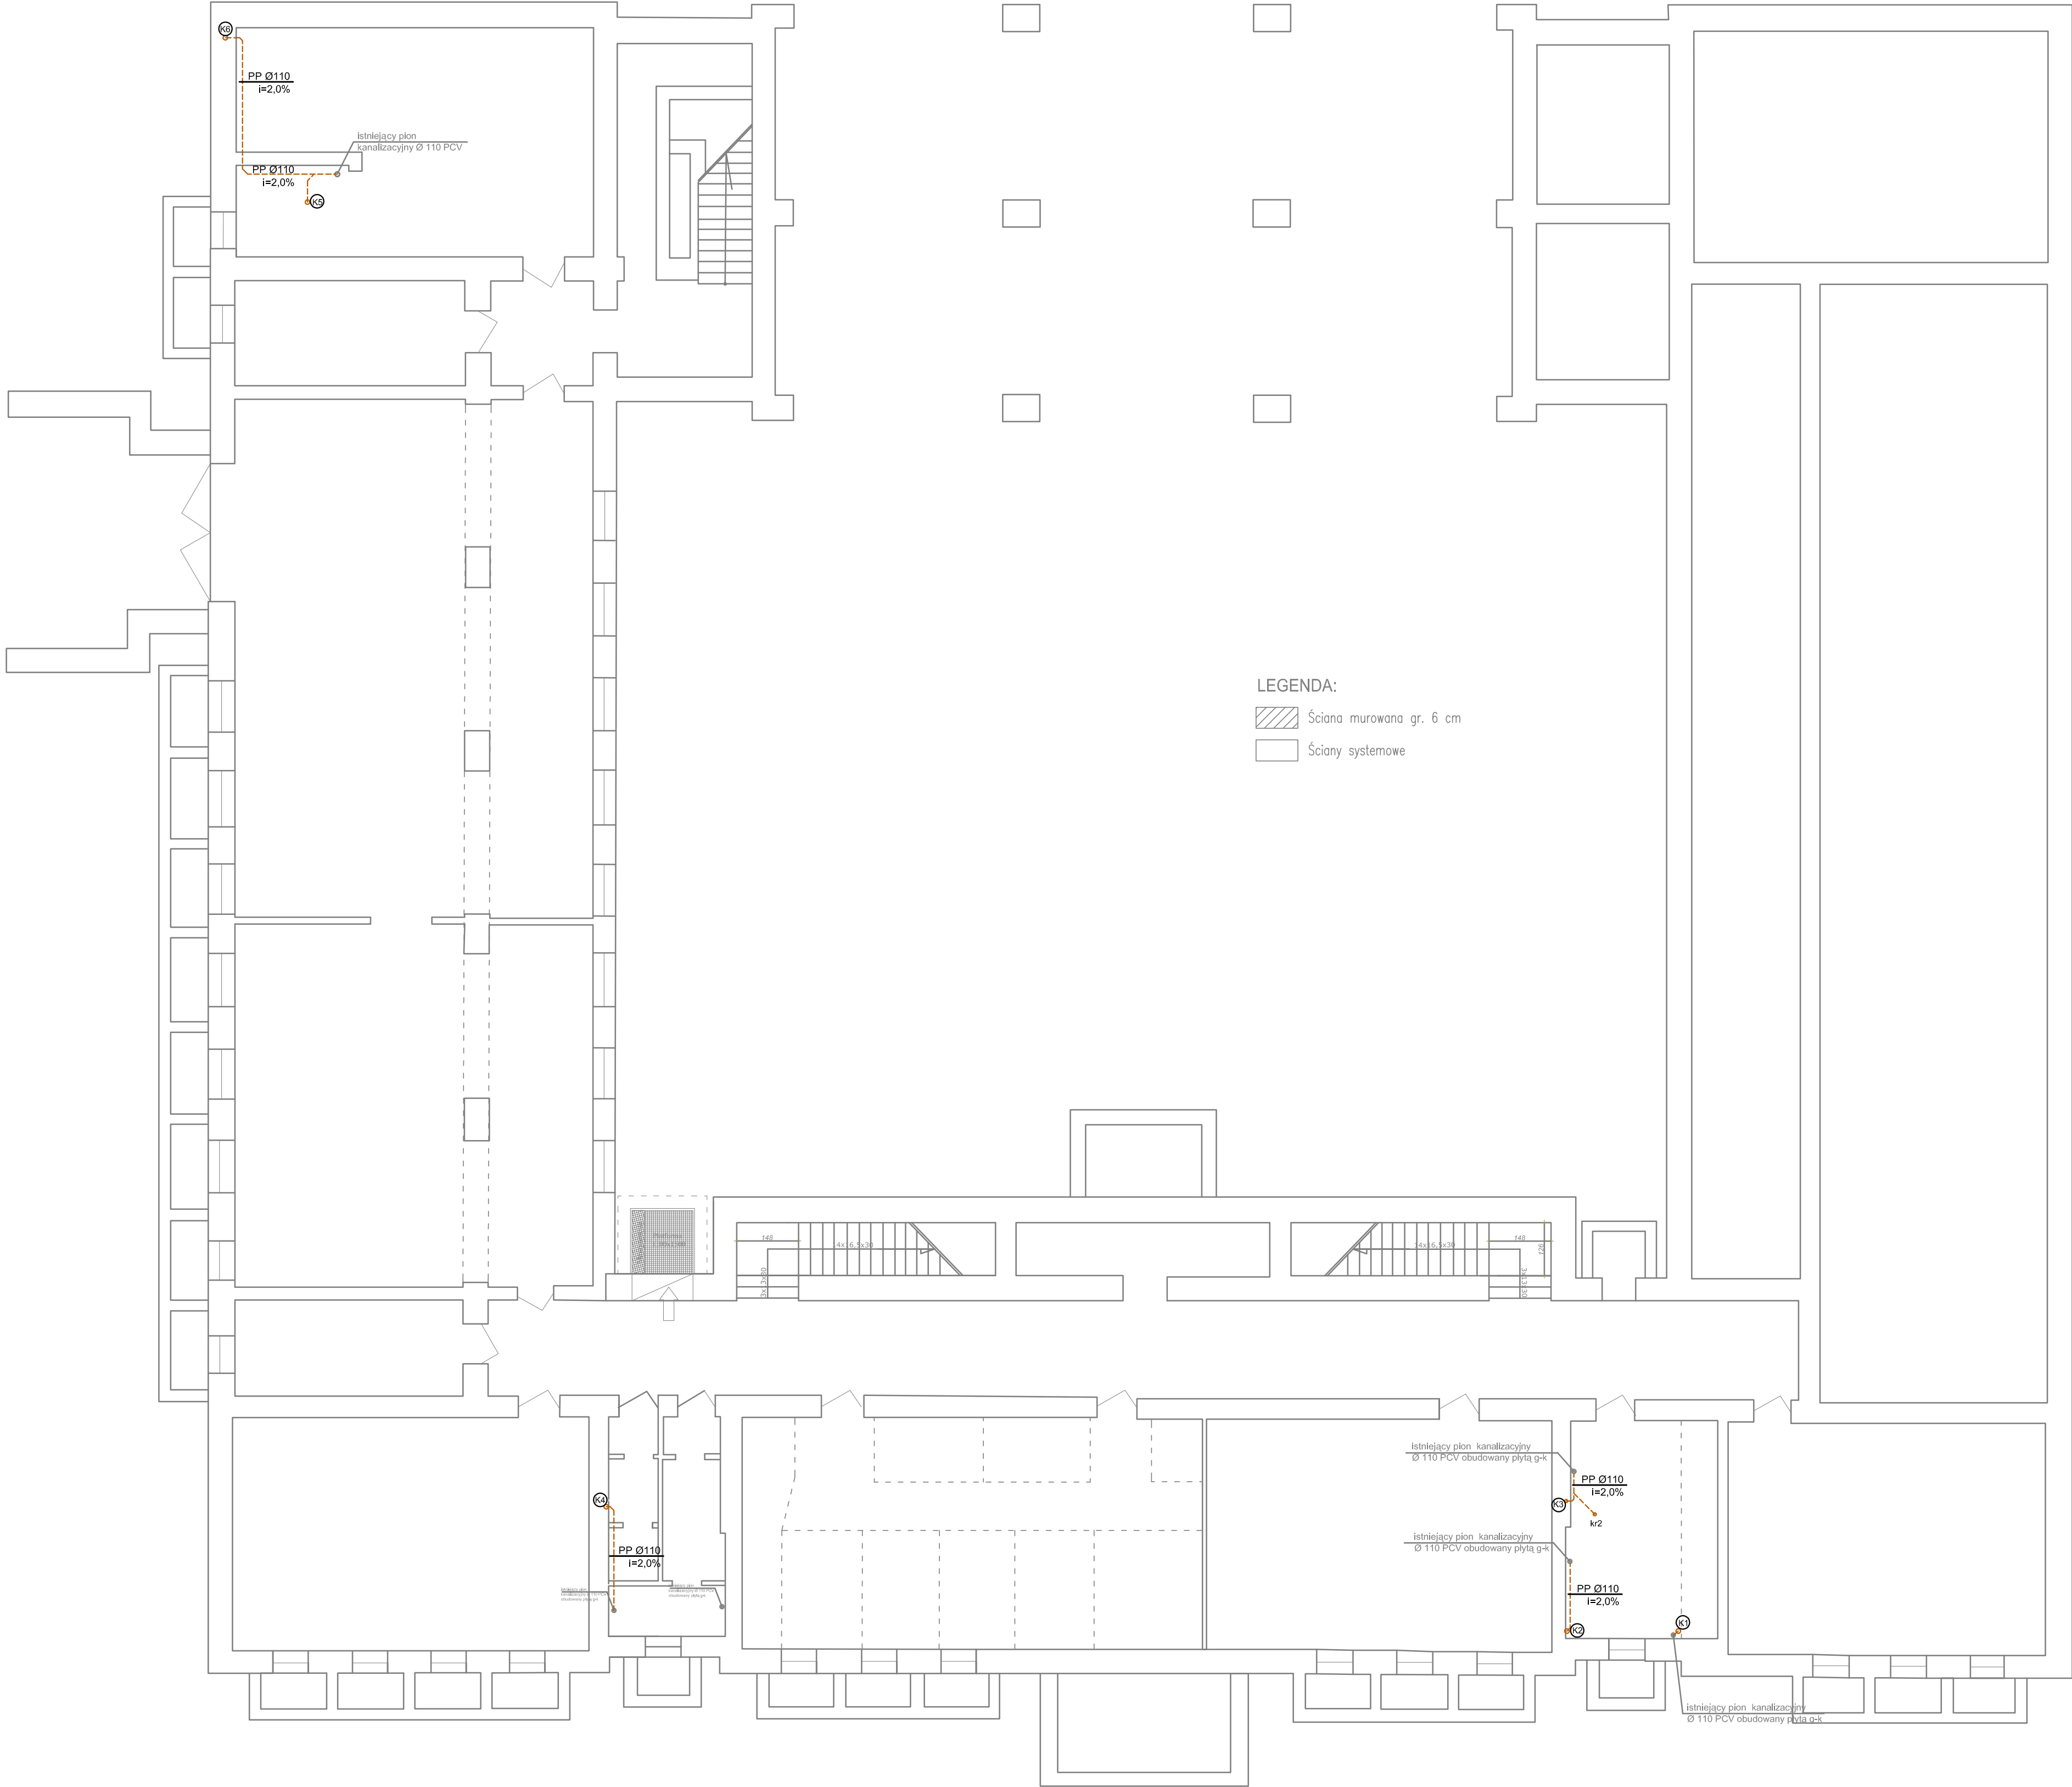

LEGENDA:

Ściana murowana gr. 6 cm

Ściany systemowe

KARCAD		KARCAD Chmielowice ul. Spacerowa 23 26-026 Morawica		Nr rys. WK-1
Temat i adres obiektu:	Wyrównanie powierzchni likwidując różnice poziomów na ciągach komunikacyjnych (...) w budynku zespołu szkół RCKU, Chyliczkowska 20, Piaseczno			Skala: 1:100
Inwestor:	Starostwo Powiatowe w Piasecznie ul. Chyliczkowska 14, 05-500 Piaseczno			Data: 5 maj 2010r.
Branża:	Instalacje sanitarne			Podpis
Treść rysunku:	Rzut piwnic-inst.kanalizacji sanitarnej			
		Specjalność	Nr uprawnień	
Projektował:	mgr inż. Paweł ŚMIECH	Sanitarna	upr.bud.nr KL-56/2002	
Sprawdził:	mgr inż. Iwona ZAŁIŃSKA	Sanitarna	upr.bud.nr SMK/0057/P005/07	
Opracował:	mgr inż. Barbara Zawartka			
Opracował:	—	—		