


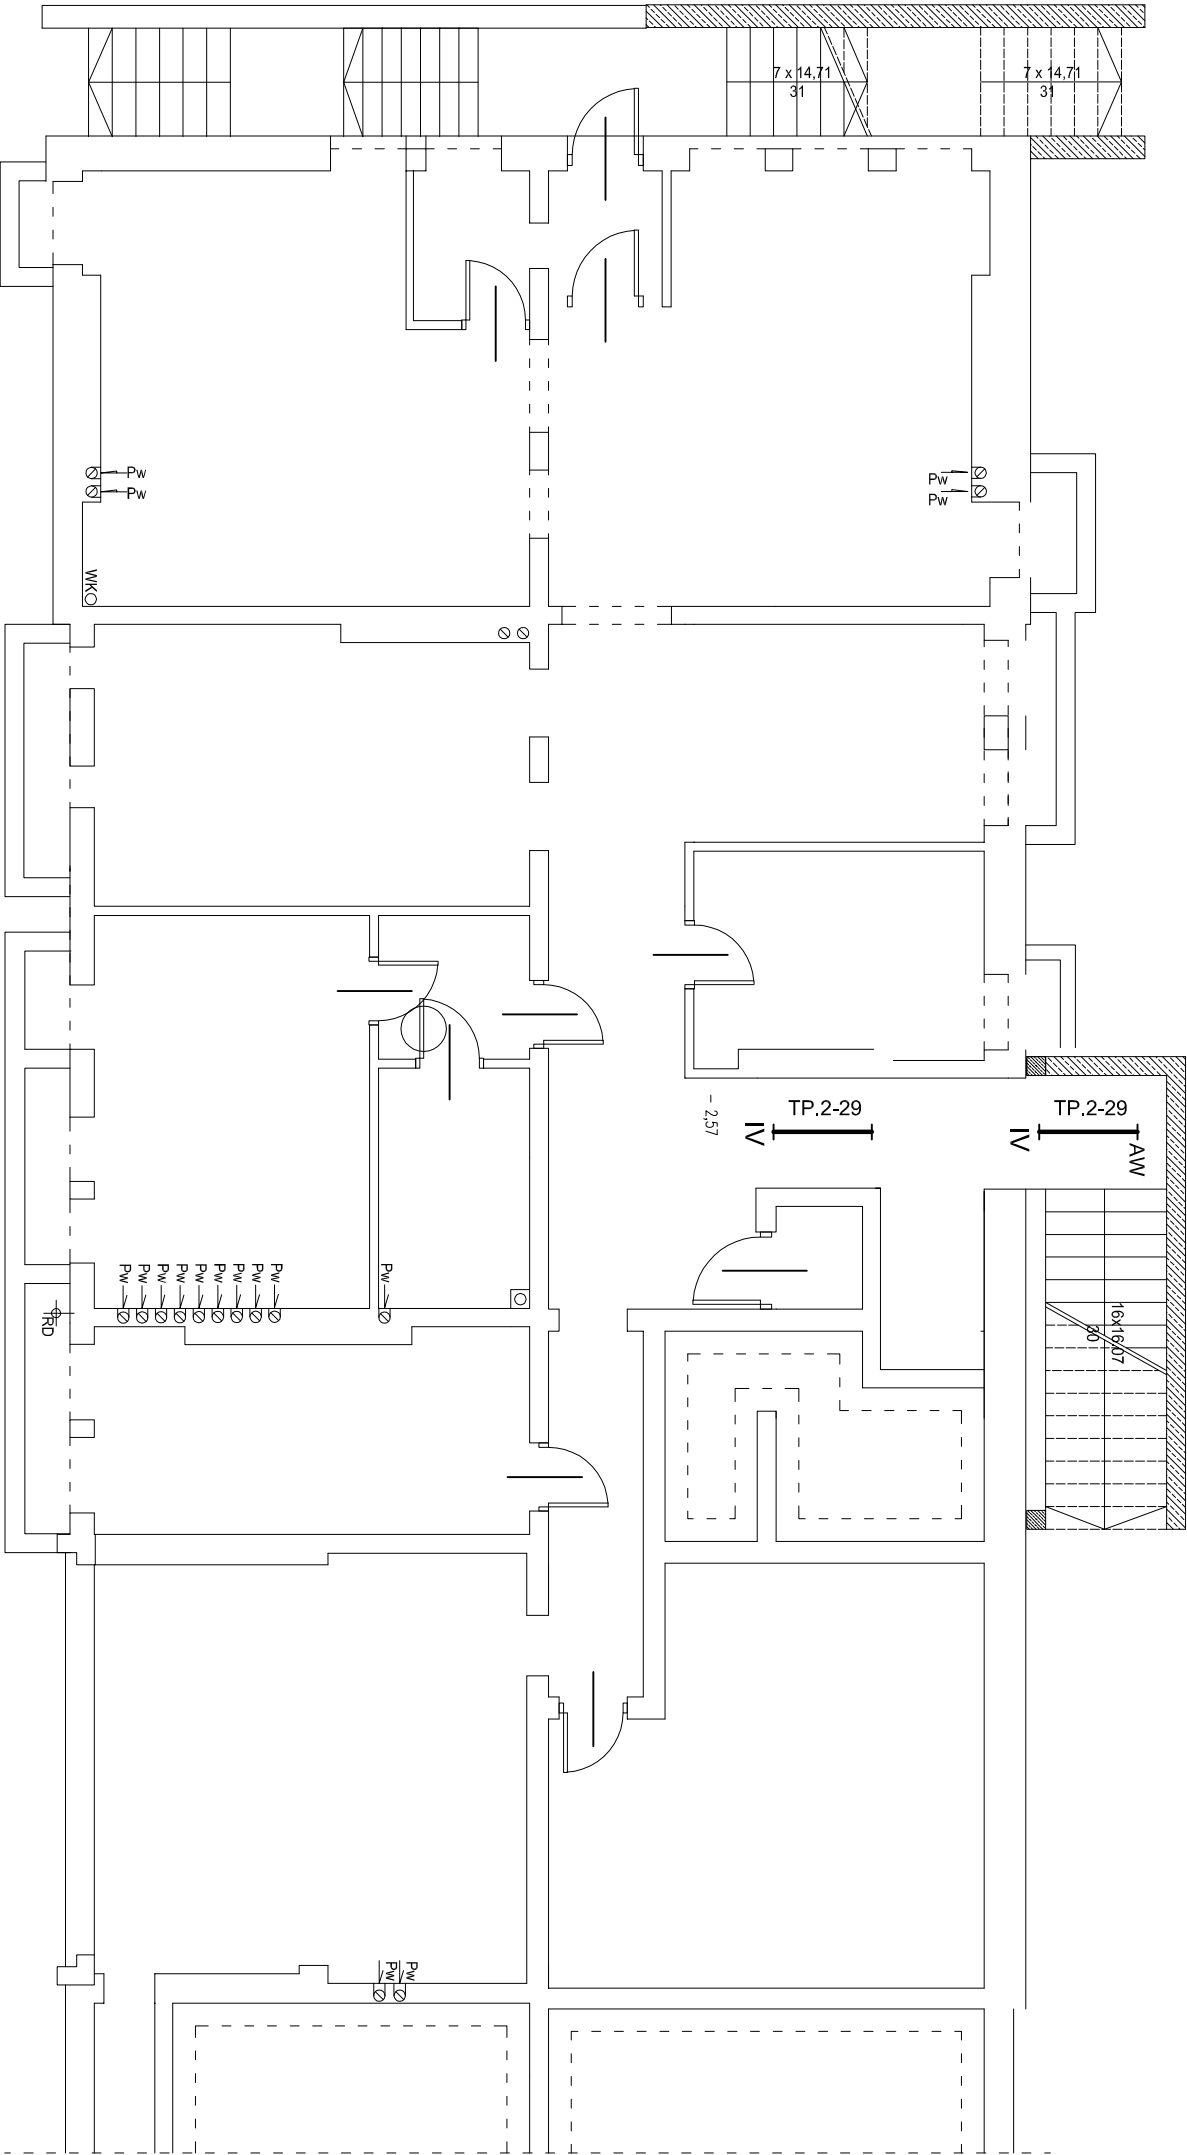

230/400V, 50Hz, OCHRONA PRZY USZKODZENIU
—SZYBKE SAMOCZYNNNE WYŁĄCZENIE
UKŁAD SIECI nn : TT

RAB Z.U.P. ul. NIEDZWIEDZIA 8D, 02-737 WARSZAWA TEL. (+48 22) 853 87 42, 853 87 43 ; FAX 853 87 44		Nazwa i adres obiektu budowlanego: ZESPÓŁ SZKÓŁ NR1 W PIASECZNYE ul. SZPITALNA nr10, dz. nr ew. 18 obręb 53	
Przedmiot opracowania: PROJEKT INSTALACJI ELEKTRYCZNYCH		Data: MAJ 2009r	
Temat opracowania: PLAN INSTALACJI OŚWIELENIOWEJ - PIWNICA		Skala: 1:100	Nr rys: E1
Branża: ELEKTRYKA		Faza: PROJEKT BUDOWLANY	
Projektował: inż. Aleksander Jamroz inż. Leszek Panabążys		St-440/82	Podpis:
Sprawdził: mgr inż. Michał Olszewski		MAZ0420/POOE/05	
Kierownik zespołu: mgr inż. Andrzej Rzepecki		St-611/75; St-357/74	