


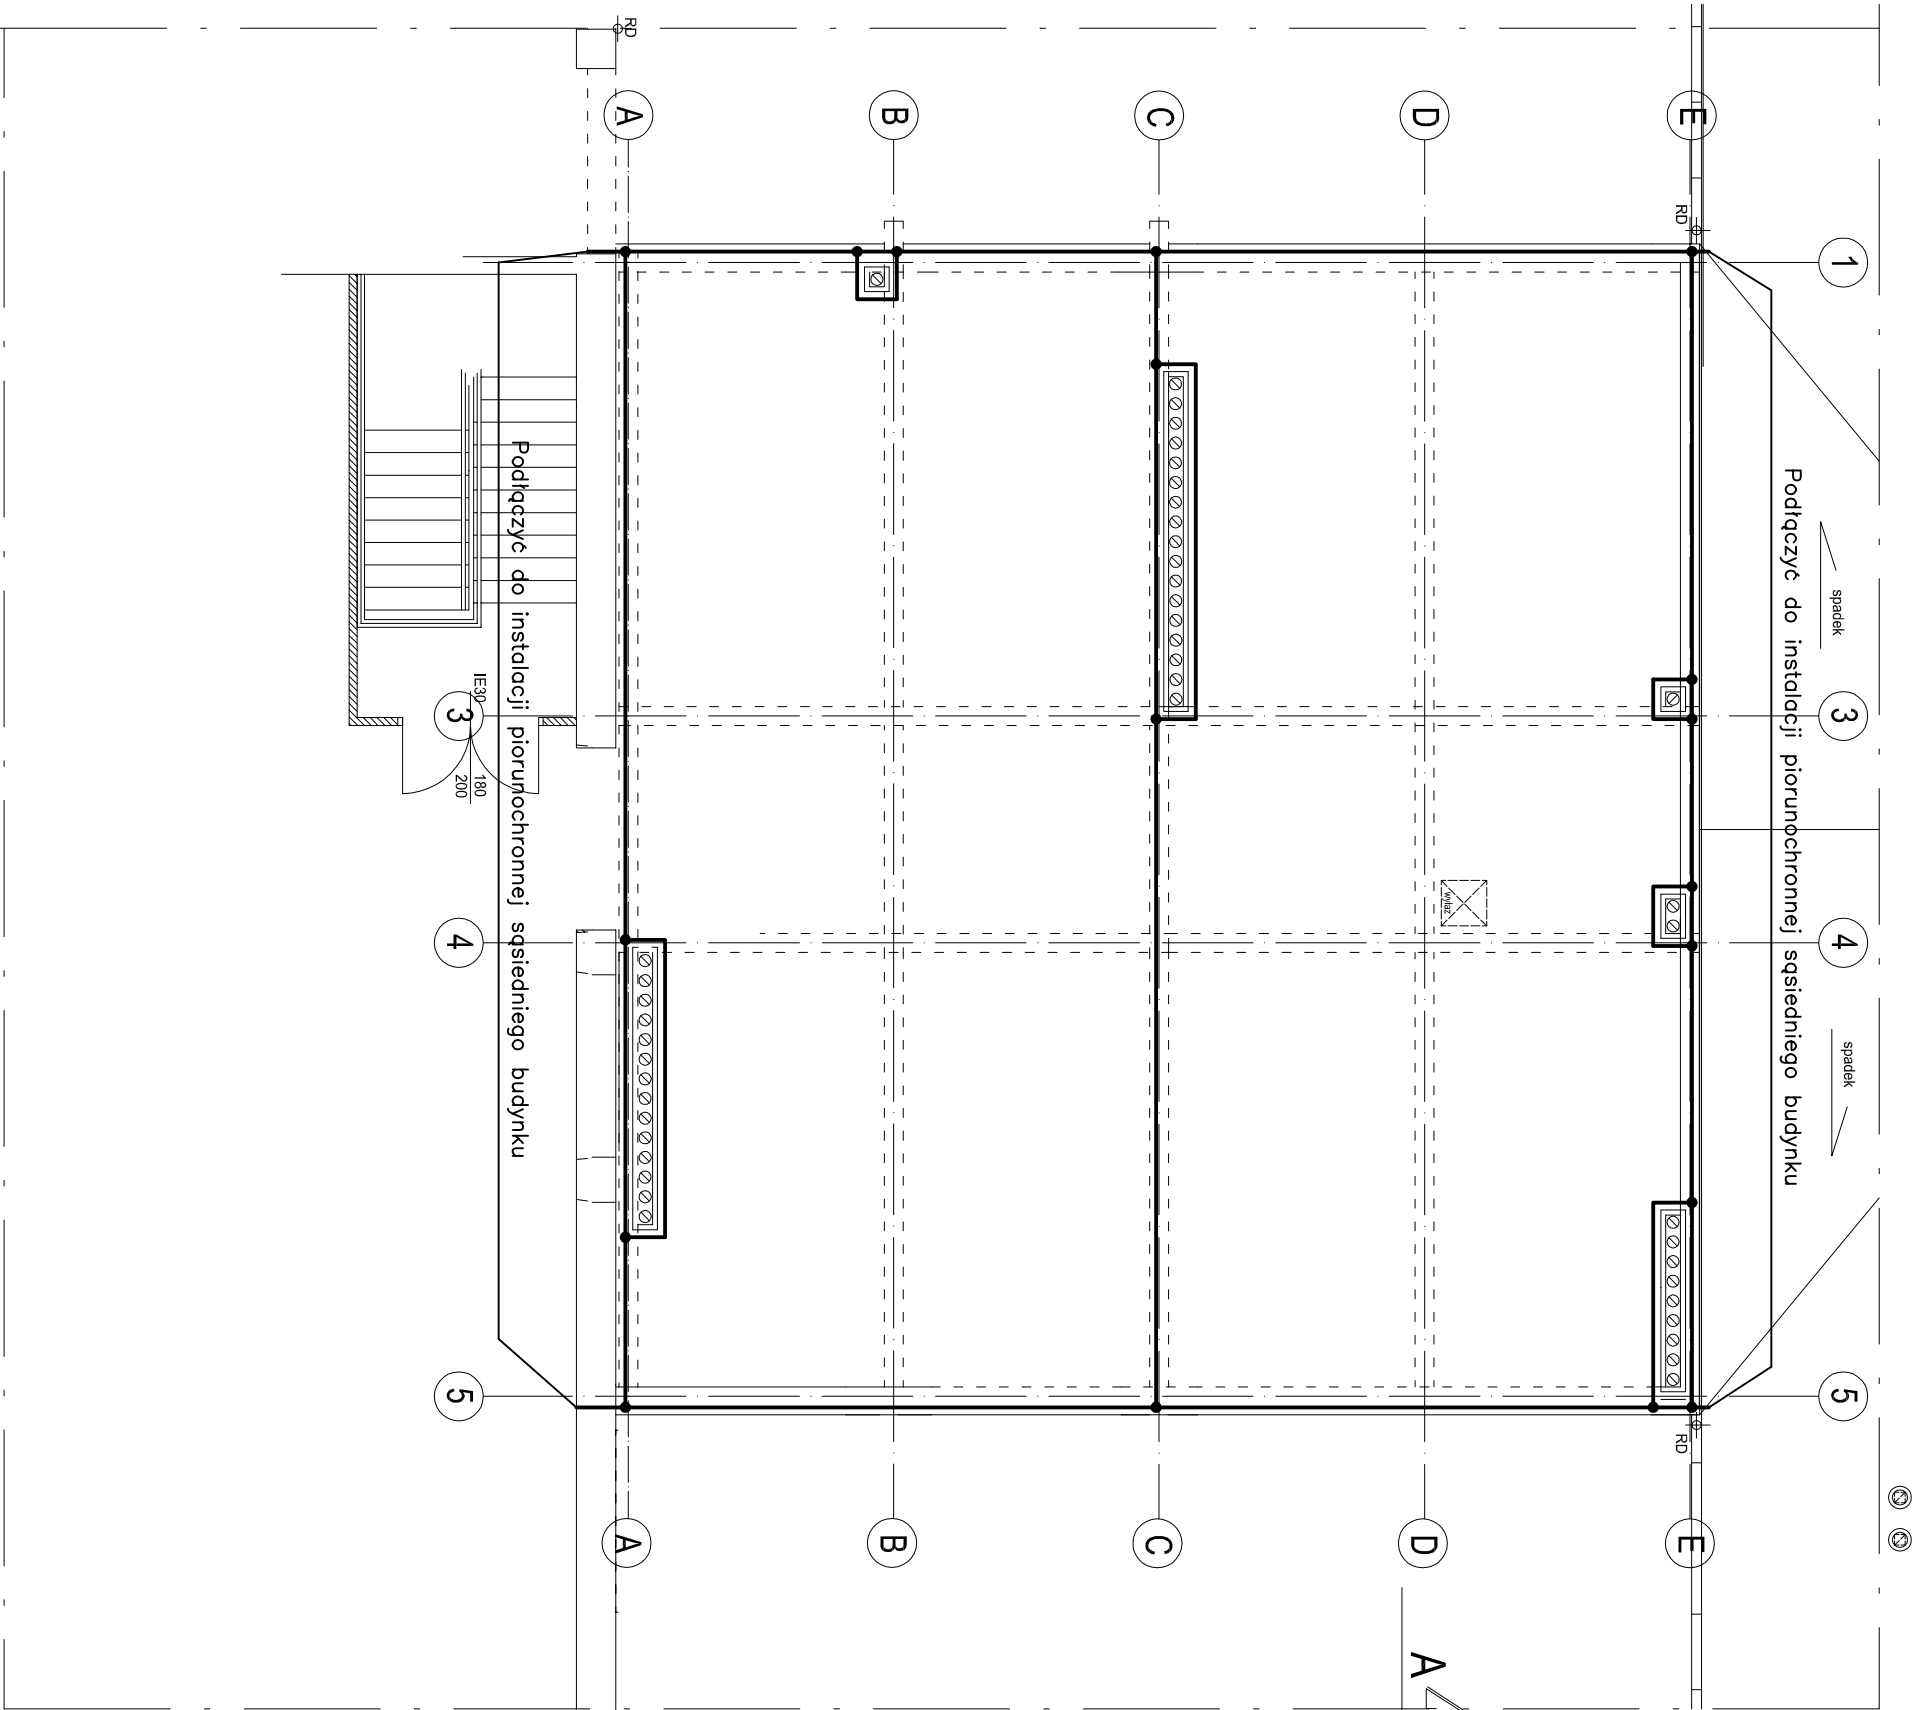

Pręt FeZn $\varnothing$ 8mm

Uwagi

- Na dachu zamontować zwody poziome niskie wykonane z pręta FeZn $\varnothing$ 8mm.
- Instalację piorunochronną wykonać zgodnie z PN-ES003/01.02

RAB Z.U.P.		ul. NIEDŹWIEDZIA 8D, 02-737 WARSZAWA TEL. (+48 22) 853 87 42, 853 87 43 ; FAX 853 87 44	
Nazwa i adres obiektu budowlanego: ZESPÓŁ SZKÓŁ NR1 W PIASECZNIKU ul. SZPITALNA nr10, dz. nr ew. 18 obręb 53		Data: MAJ 2009r	
Przedmiot opracowania: PROJEKT INSTALACJI ELEKTRYCZNYCH		Nr rys: E8	
Temat opracowania: PLAN INSTALACJI PIORUNOCHRONNEJ		Skala: 1:100	
Branża: ELEKTRYKA		Faza: PROJEKT BUDOWLANY	
Projektował: inż. Aleksander Jamroz inż. Leszek Panabążys		Uprawnienia: Podpis:	
Sprawdził: mgr inż. Michał Olszewski		MAZ0420/POOE/05	
Kierownik zespołu: mgr inż. Andrzej Rzepecki		St-517/5; St-357/74	