
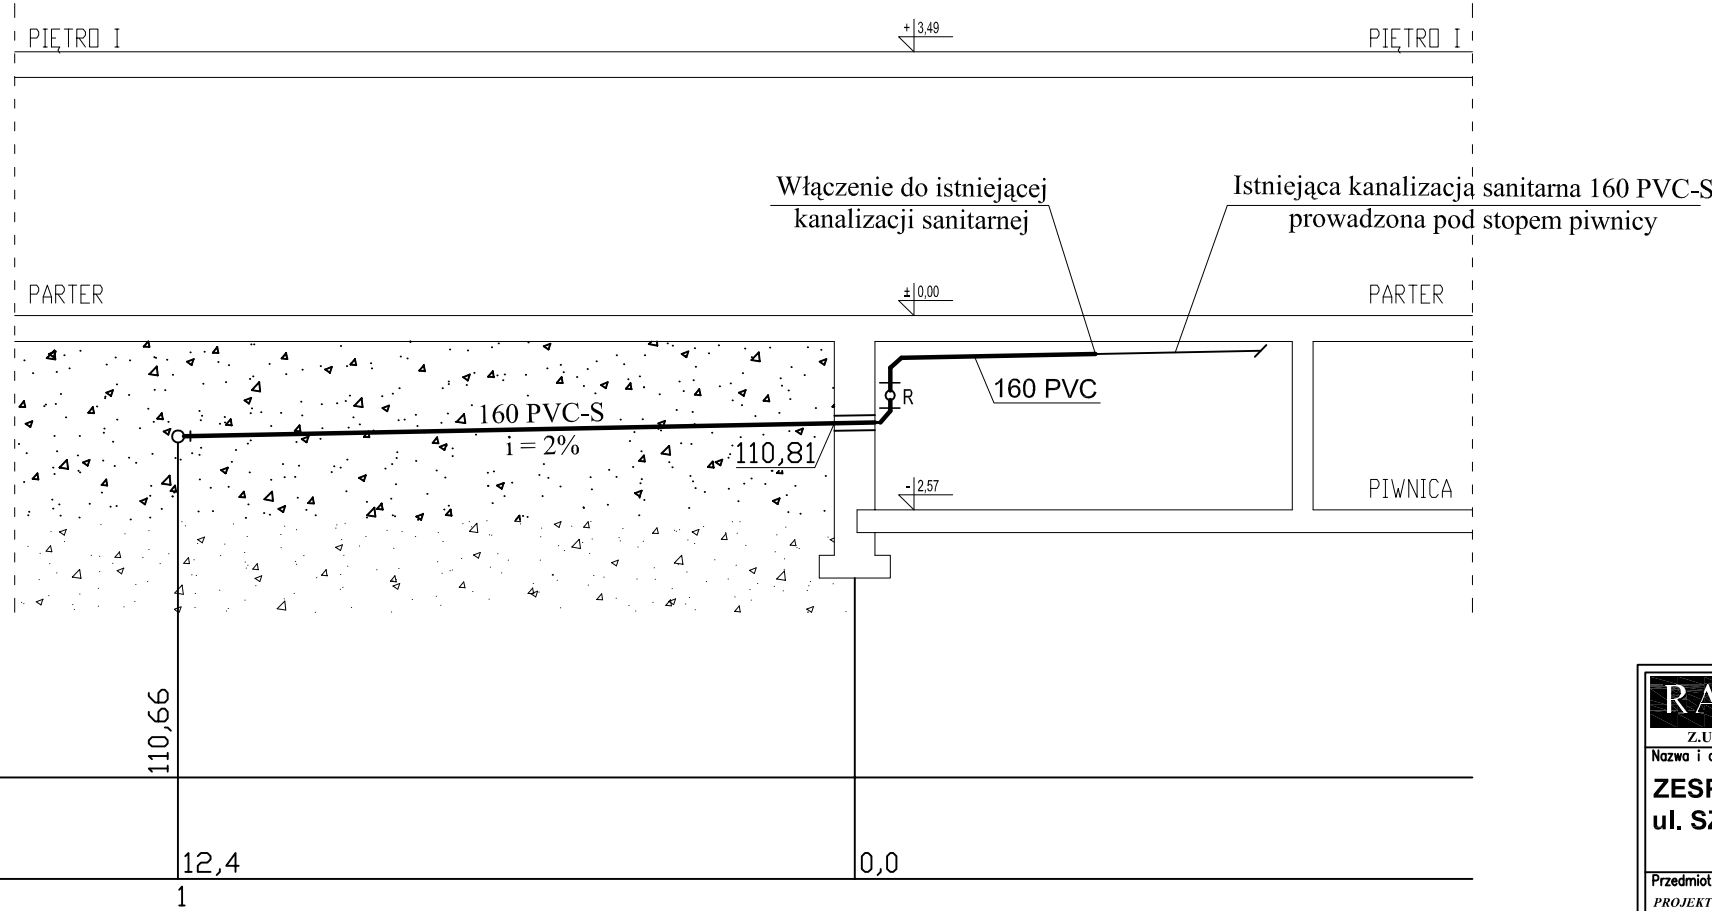


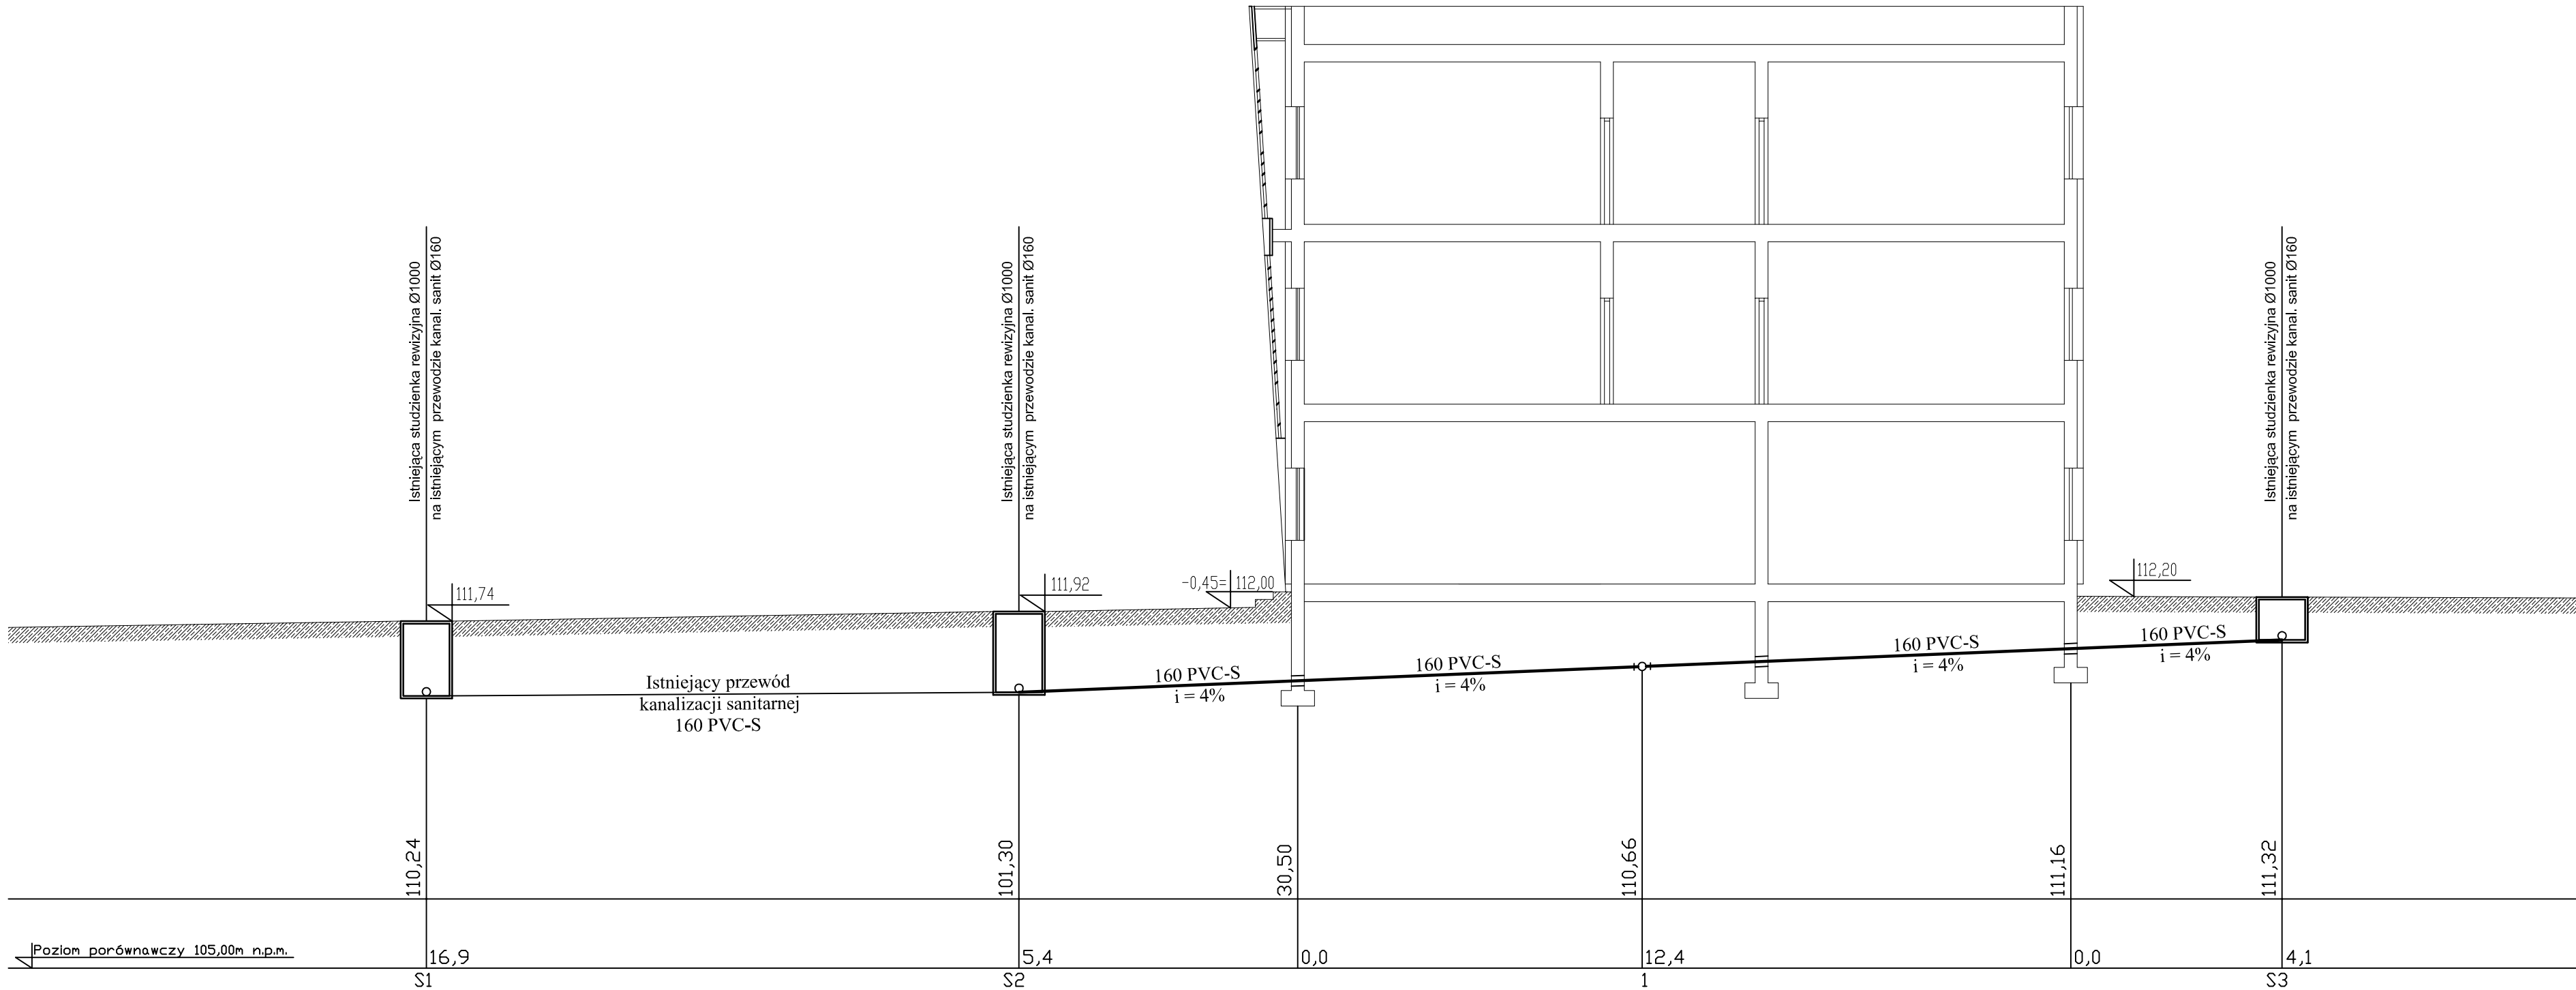

		ul.NIEDŹWIEDZIA 8D, 02-737 WARSZAWA TEL. (+48 22) 853 87 42, 855 87 43; FAX 853 87 44	
Nazwa i adres obiektu budowlanego: ZESPÓŁ SZKÓŁ NR1 W PIASECZNIE ul. SZPITALNA nr10, dz. nr ew. 18 obręb 53			
Przedmiot opracowania: PROJEKT BUDOWLANO - WYKONAWCZY INSTALACJI WOD-KAN. I INSTALACJI HYDRANTOWEJ PPOŻ DLA PROJEKTOWANEJ BUDOWY WĘSŁA GŁÓWNEGO I BUDOWY SŁU DODATKOWYCH		Data: MAJ 2009	IS-4
Temat opracowania: PROFIL KANALIZACJI SANITARNEJ		Skala: 1:100	
Branża: INSTALACJE SANITARNE		Nr rys. IS-4	
Projektanci: inż. Włodzimierz Monko mgr inż. Tomasz Wąsok		Faza: PROJEKT BUDOWLANO - WYKONAWCZY	Uprawnienia: Podpis:
Kierownik zespołu: mgr inż. Andrzej Rzepecki		Upr. 112/65	
		St-51/75	